


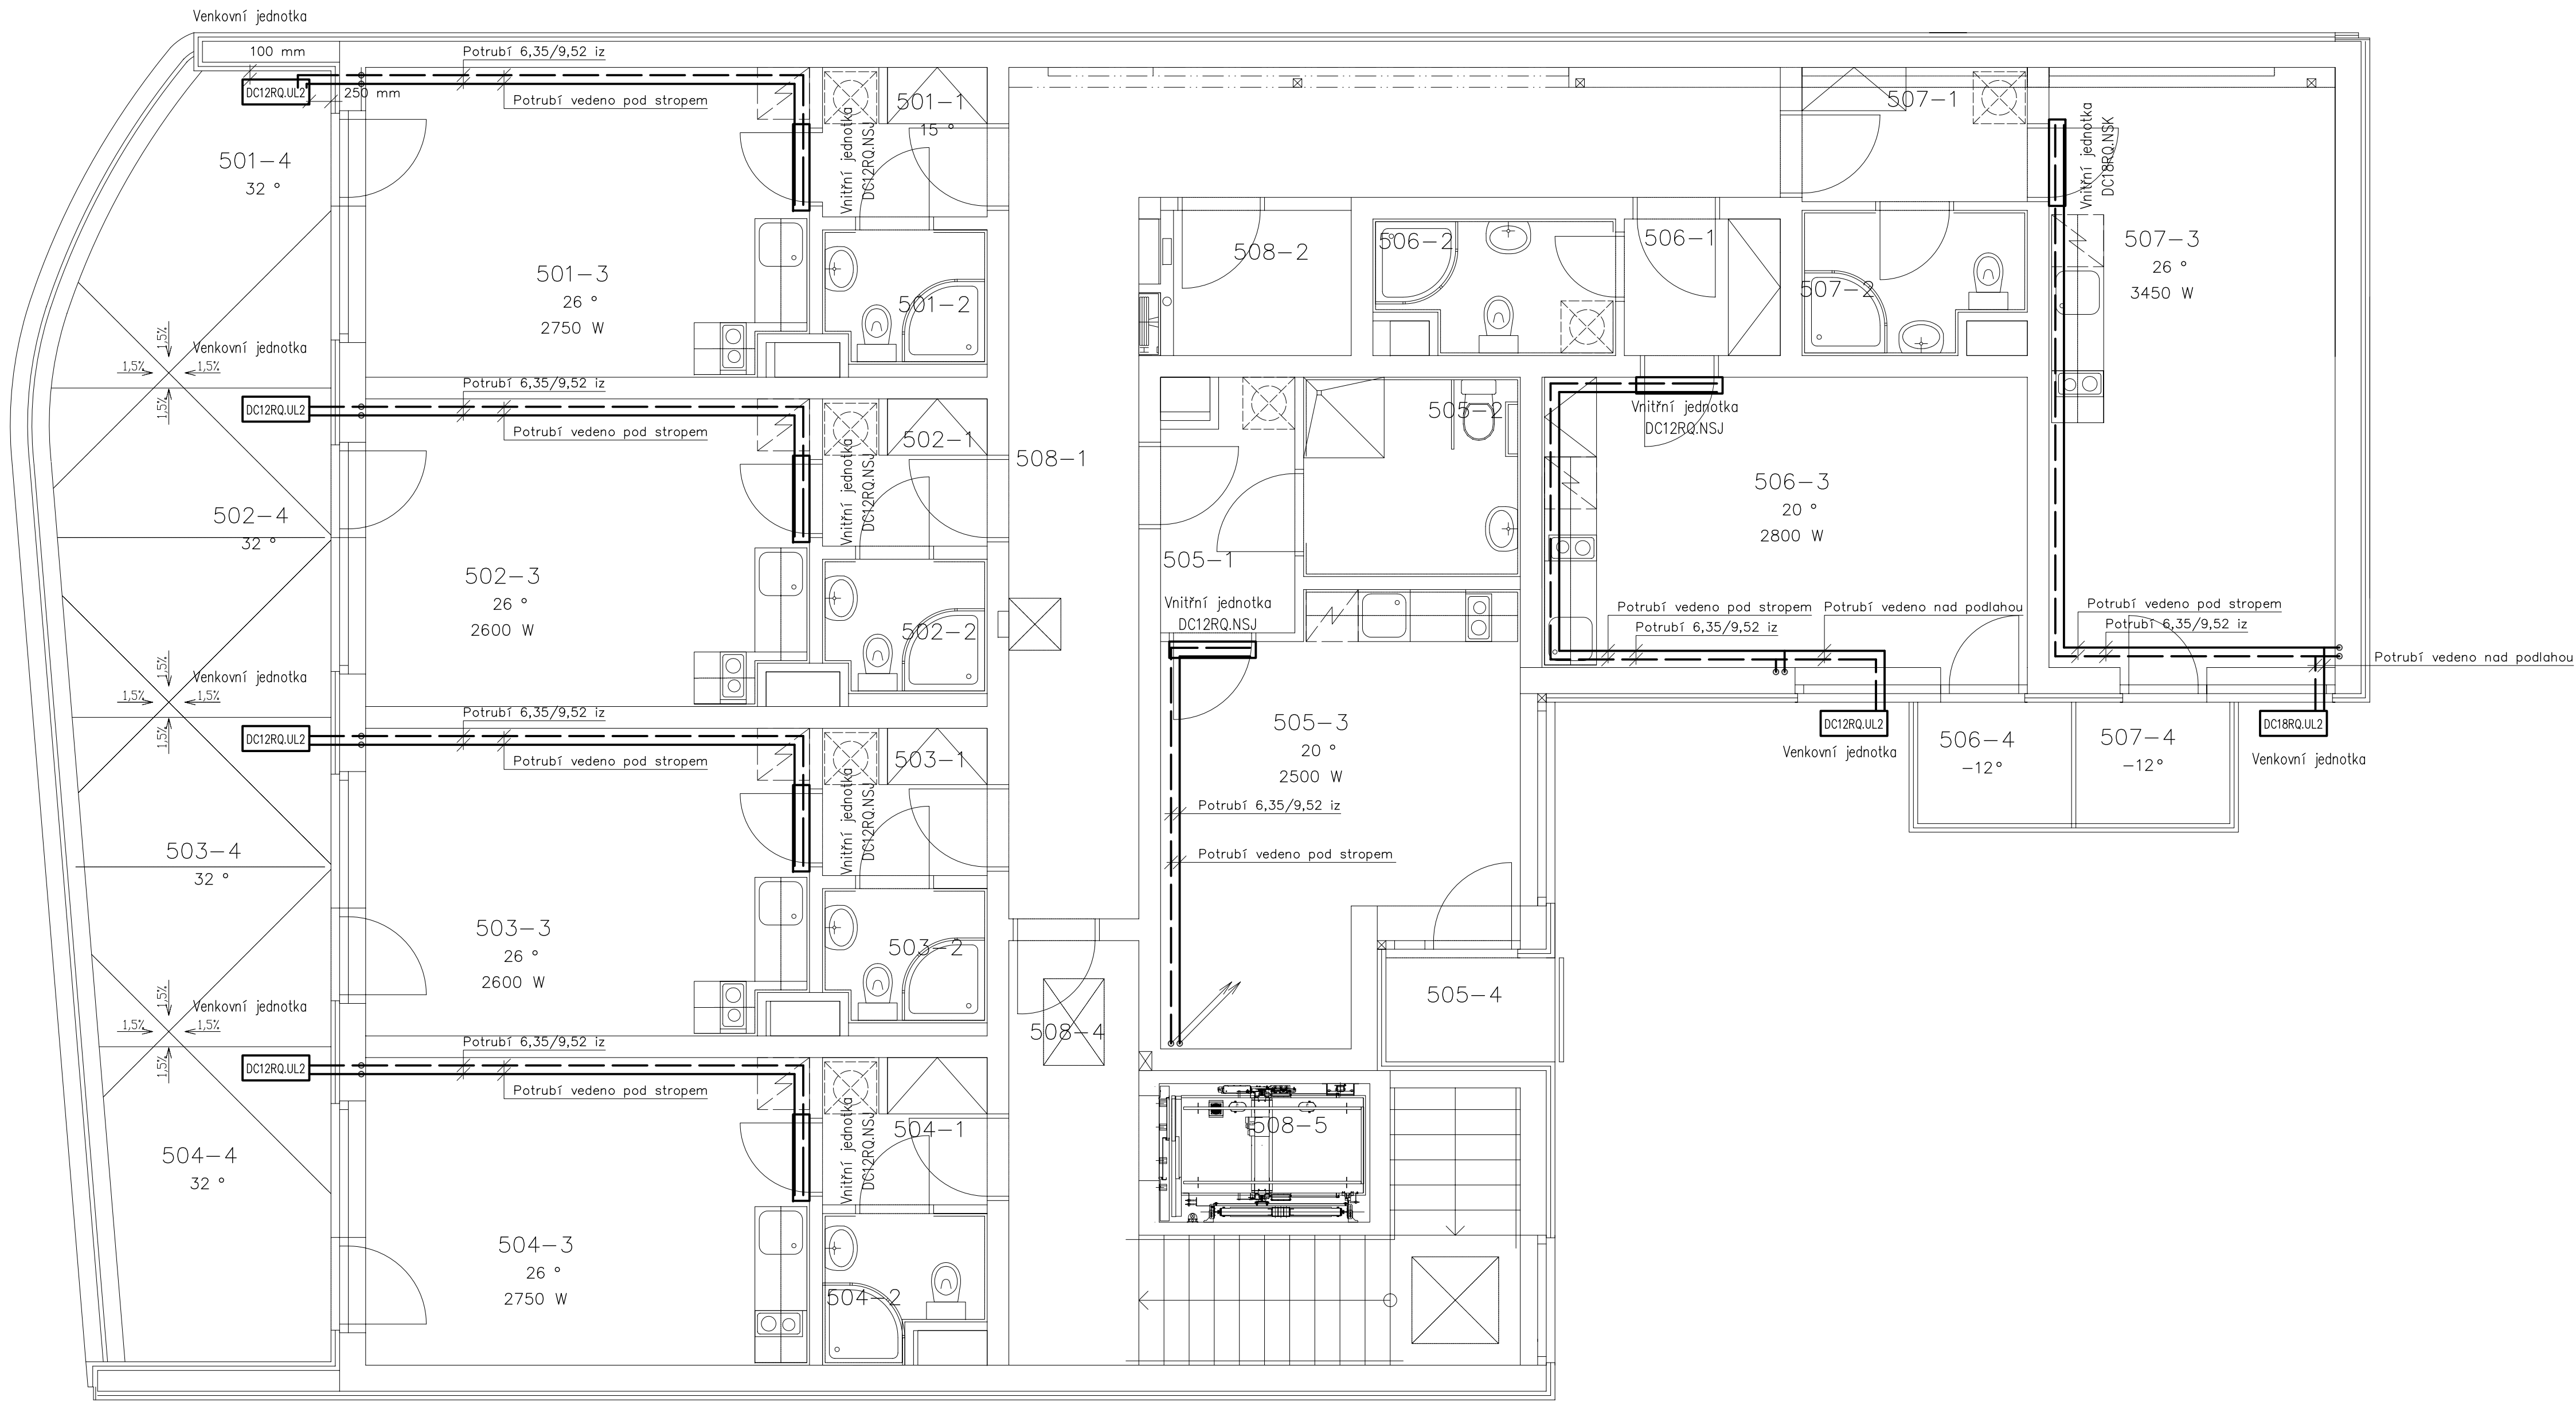

LEGENDA MÍSTNOSTÍ

OZN.	NÁZEV MÍSTNOSTI	PLOCHA M ²
5 01-1	ZÁDVEŘÍ	3,21
5 01-2	KOUPELNA, WC	2,84
5 01-3	OBÝVACÍ POKOJ+KK	18,22
5 01-4	TERASA	9,10
5 02-1	ZÁDVEŘÍ	3,16
5 02-2	KOUPELNA, WC	2,84
5 02-3	OBÝVACÍ POKOJ+KK	18,10
5 02-4	TERASA	11,72
5 03-1	ZÁDVEŘÍ	3,23
5 03-2	KOUPELNA, WC	2,84
5 03-3	OBÝVACÍ POKOJ+KK	18,10
5 03-4	TERASA	10,75
5 04-1	ZÁDVEŘÍ	3,16
5 04-2	KOUPELNA, WC	2,85
5 04-3	OBÝVACÍ POKOJ+KKK	18,40
5 04-4	TERASA	9,00

LEGENDA MÍSTNOSTÍ

OZN.	NÁZEV MÍSTNOSTI	PLOCHA M ²
5 05-1	ZÁDVEŘÍ	4,17
5 05-2	KOUPELNA, WC	5,75
5 05-3	OBÝVACÍ POKOJ+KKK	18,45
5 05-4	LODŽIE	2,49
5 06-1	ZÁDVEŘÍ	2,84
5 06-2	KOUPELNA, WC	4,04
5 06-3	OBÝVACÍ POKOJ+KKK	18,92
5 06-4	BALKON	2,52
5 07-1	ZÁDVEŘÍ	4,03
5 07-2	KOUPELNA, WC	3,95
5 07-3	OBÝVACÍ POKOJ+KKK	23,05
5 07-4	BALKON	2,52
5 08-1	CHOĐBA	25,84
5 08-2	SKLADOVÁ KOMORA	3,43
5 08-3	NEOBSAŽENO	-
5 08-4	CHOĐBA	7,58
5 08-5	VÝTAH	3,89

±0,000 = 200,270

INVESTOR : STATUTÁRNÍ MĚSTO BRNO	
DŮM S PEČOVATELSKOU SLUŽBOU MLÝNSKÁ KLIMATIZAČNÍ JEDNOTKY V 5.NP	
STUPEŇ : DOKUMENTACE PRO PROVEDENÍ STAVBY	
KONSTRUKČNÍ ŘEŠENÍ ING. ZSOLT KOCSIS	KONSTRUKČNÍ ŘEŠENÍ : PROMED Brno spol. s r.o. ŽITNÁ 19, 621 00 BRNO TEL : 541 229 376, 541 229 410 FAX : 541 229 378 WWW.PROMEDBRNO.CZ
PROFESE : CHLAZENÍ	STAVEBNÍ OBJEKT : SO 01.4
VEDOUcí PROJEKTANT : ING. ZSOLT KOCSIS	FIRMA :
ZODPOVĚDNÝ PROJEKTANT : Ing. Eduard SZNAPKA	
VYPRACOVAL : Ing. Petr KELNAR	
KONTROLOVAL : Ing. Petr KELNAR	
NÁZEV VÝKRESU : PŮDORYS 5.NP	DATUM : 03/2020 ČÍSLO ZAKÁZKY : 034/2020 MĚŘÍTKO : 1:50 PARÉ : ČÍSLO VÝKRESU : CHL 02