


PŮDORYS

M 1:50

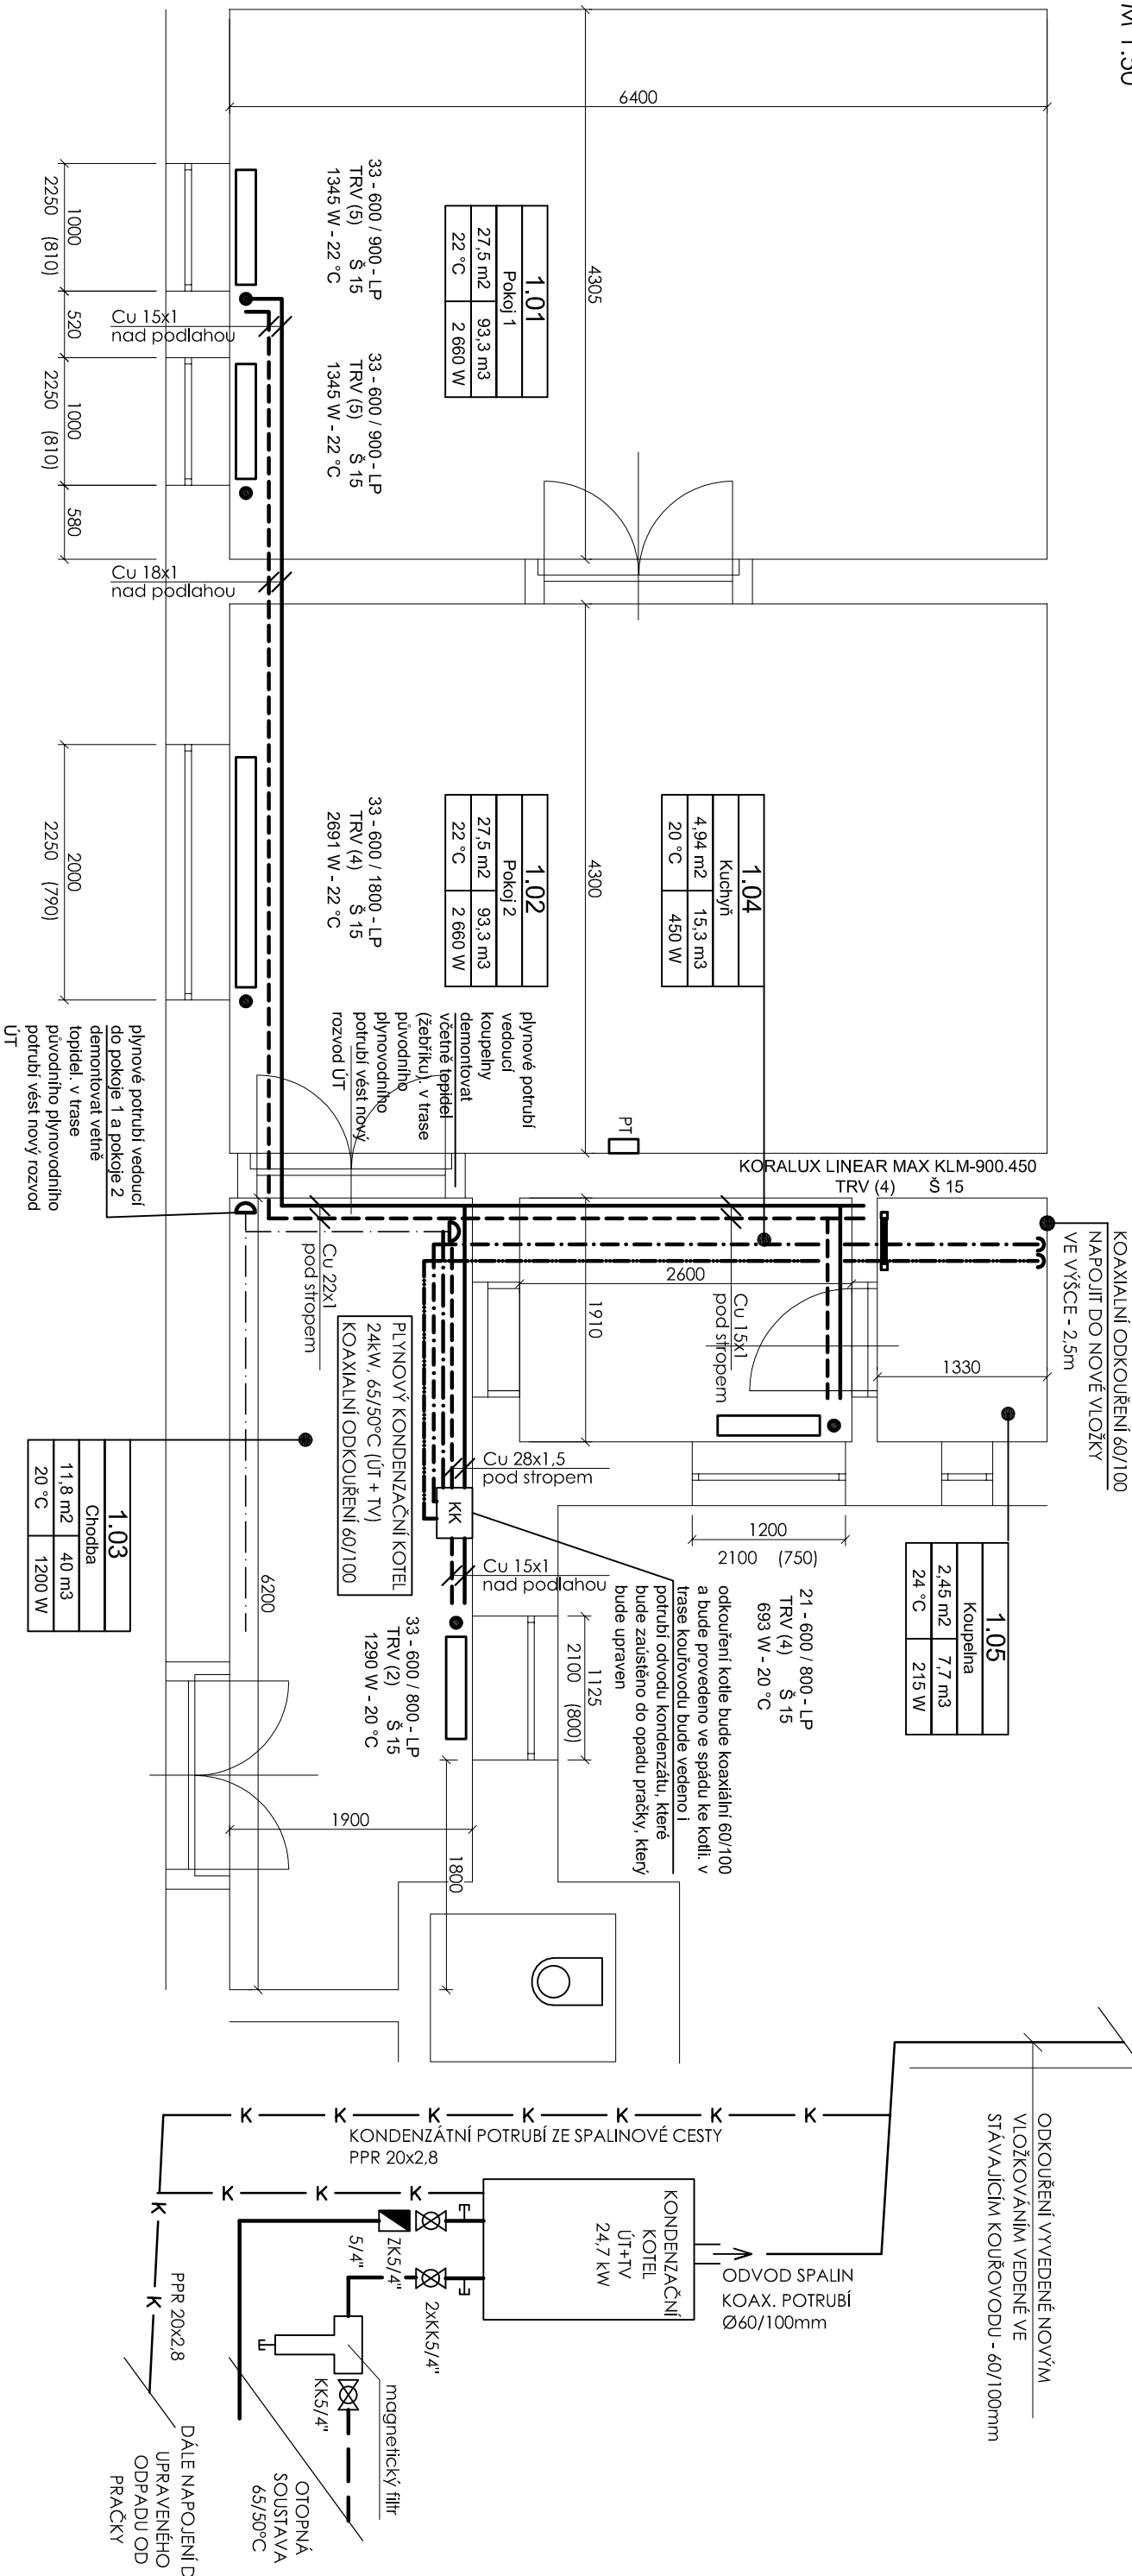

OTOPNÁ TĚLESA

BUDOU POUŽITA DESKOVÁ OTOPNÁ TĚLESA NAPŘ. TYPU KORADO RADIK KLASIK V PRAVÉM, NEBO LEVÉM PROVEDENÍ V KOUPELNĚ BUDE POUŽITO TRUBKOVÉ OTOPNÉ TĚLESO TYPU NAPŘ. KORADO KORALUX MAX SE STŘEDOVÝM PŘIPOJENÍM

33 - 600/1800-LP KORADO RADIK KLASIK, TYP 33, VÝŠKA 600, DÉLKA 1800, LEVÉ PŘIPOJENÍ

TRV (5) PŘEDNASTAVENÍ TERMOSTATICKÉHO VENTILU - 5

Š 15 ŠROUBENÍ PŘÍMĚ - 15

PT POKOJOVÝ TERMOSTAT

POZNÁMKY

- SOUSTAVA BUDE ODVZDUŠNĚNA VENTILY OTOPNÝCH TĚLES
- V NEJNÍŽŠÍCH MÍSTECH POTRUBÍ NAINSTALOVAT VYPOUŠTĚČÍ KOHOUTY
- POTRUBÍ SPÁDOVAT S OHLEDEM NA ODVZDUŠNĚNÍ A VYPOUŠTĚNÍ
- PŘI KLADENÍ POTRUBÍ A OSAZENÍ TĚLES DBÁT POKYTNŮ VÝROBCE
- POTRUBÍ BUDE VEDENO NAD PODLAHOU, PŘÍPADNĚ POD STROPEM
- POTRUBÍ BUDE Z MĚDI A Z ESTETICKÉHO HLEDISKA BUDE NATŘENO BÍLOU BARVOU
- NASTAVENÍ TRV BUDE PŘÍPADNĚ UPRAVENO PŘI TOPNÉ ZKOUŠCE
- POTRUBÍ BUDE VEDENO V TRASE PŮVODNÍHO PLYNOVODNÍHO POTRUBÍ
- KONDENZAČNÍ POTRUBÍ BUDE VEDENO V TRASE KOUŘOVODU A BUDE NAPOJENO DO ODPADU PRAČKY, KTERÝ BUDE O TOTO DOPOJENÍ UPRAVEN
- TRUBKOVÉ OTOPNÉ TĚLESO BUDE VČETNĚ EL. TOPNÉ TYČE S INTEGROVANÝM REG. TERPLOTY

LEGENDA ČAR

- PŘÍVODNÍ TOPNÁ VODA 65°C
- VRÁTNÁ TOPNÁ VODA 50°C

CEPPRE s.r.o. projekce a realizace Jilovč 31 639 00 Brno			
ZODPOVĚDNÝ PROJEKTANT	NAVRHL	VYPRACOVAL	KONTROLOVAL
ING. ROMAN PETRUCHA	ING. LUCIE MRAVCOVÁ	ING. LUCIE MRAVCOVÁ	ING. ROMAN PETRUCHA
STAVBA		OBJEDNATEL MAGISTRÁT MĚSTA BRNA - OSM HUŠOVA 3 601 67 BRNO	

ORLÍ 7 - ETÁŽOVÉ TOPENÍ V BYTĚ Č. 9

STAVEBNÍ OBJEKT D.1.4 - ÚSTŘEDNÍ VYTÁPĚNÍ		STUPEŇ DOKUMENTACE PRO PROVÁDĚNÍ STAVBY	
NÁZEV VÝKRESU		FORMÁT A3	MÍSTO STAVBY BRNO - STŘED
PŮDORYS BYTU Č.9		DATUM 05/2020	MĚŘÍTKO 1:50
		ČÍSLO ZAKÁŽKY 012P/2020	Č. VÝKRESU D.1.4.01

CEPPRE s.r.o.